
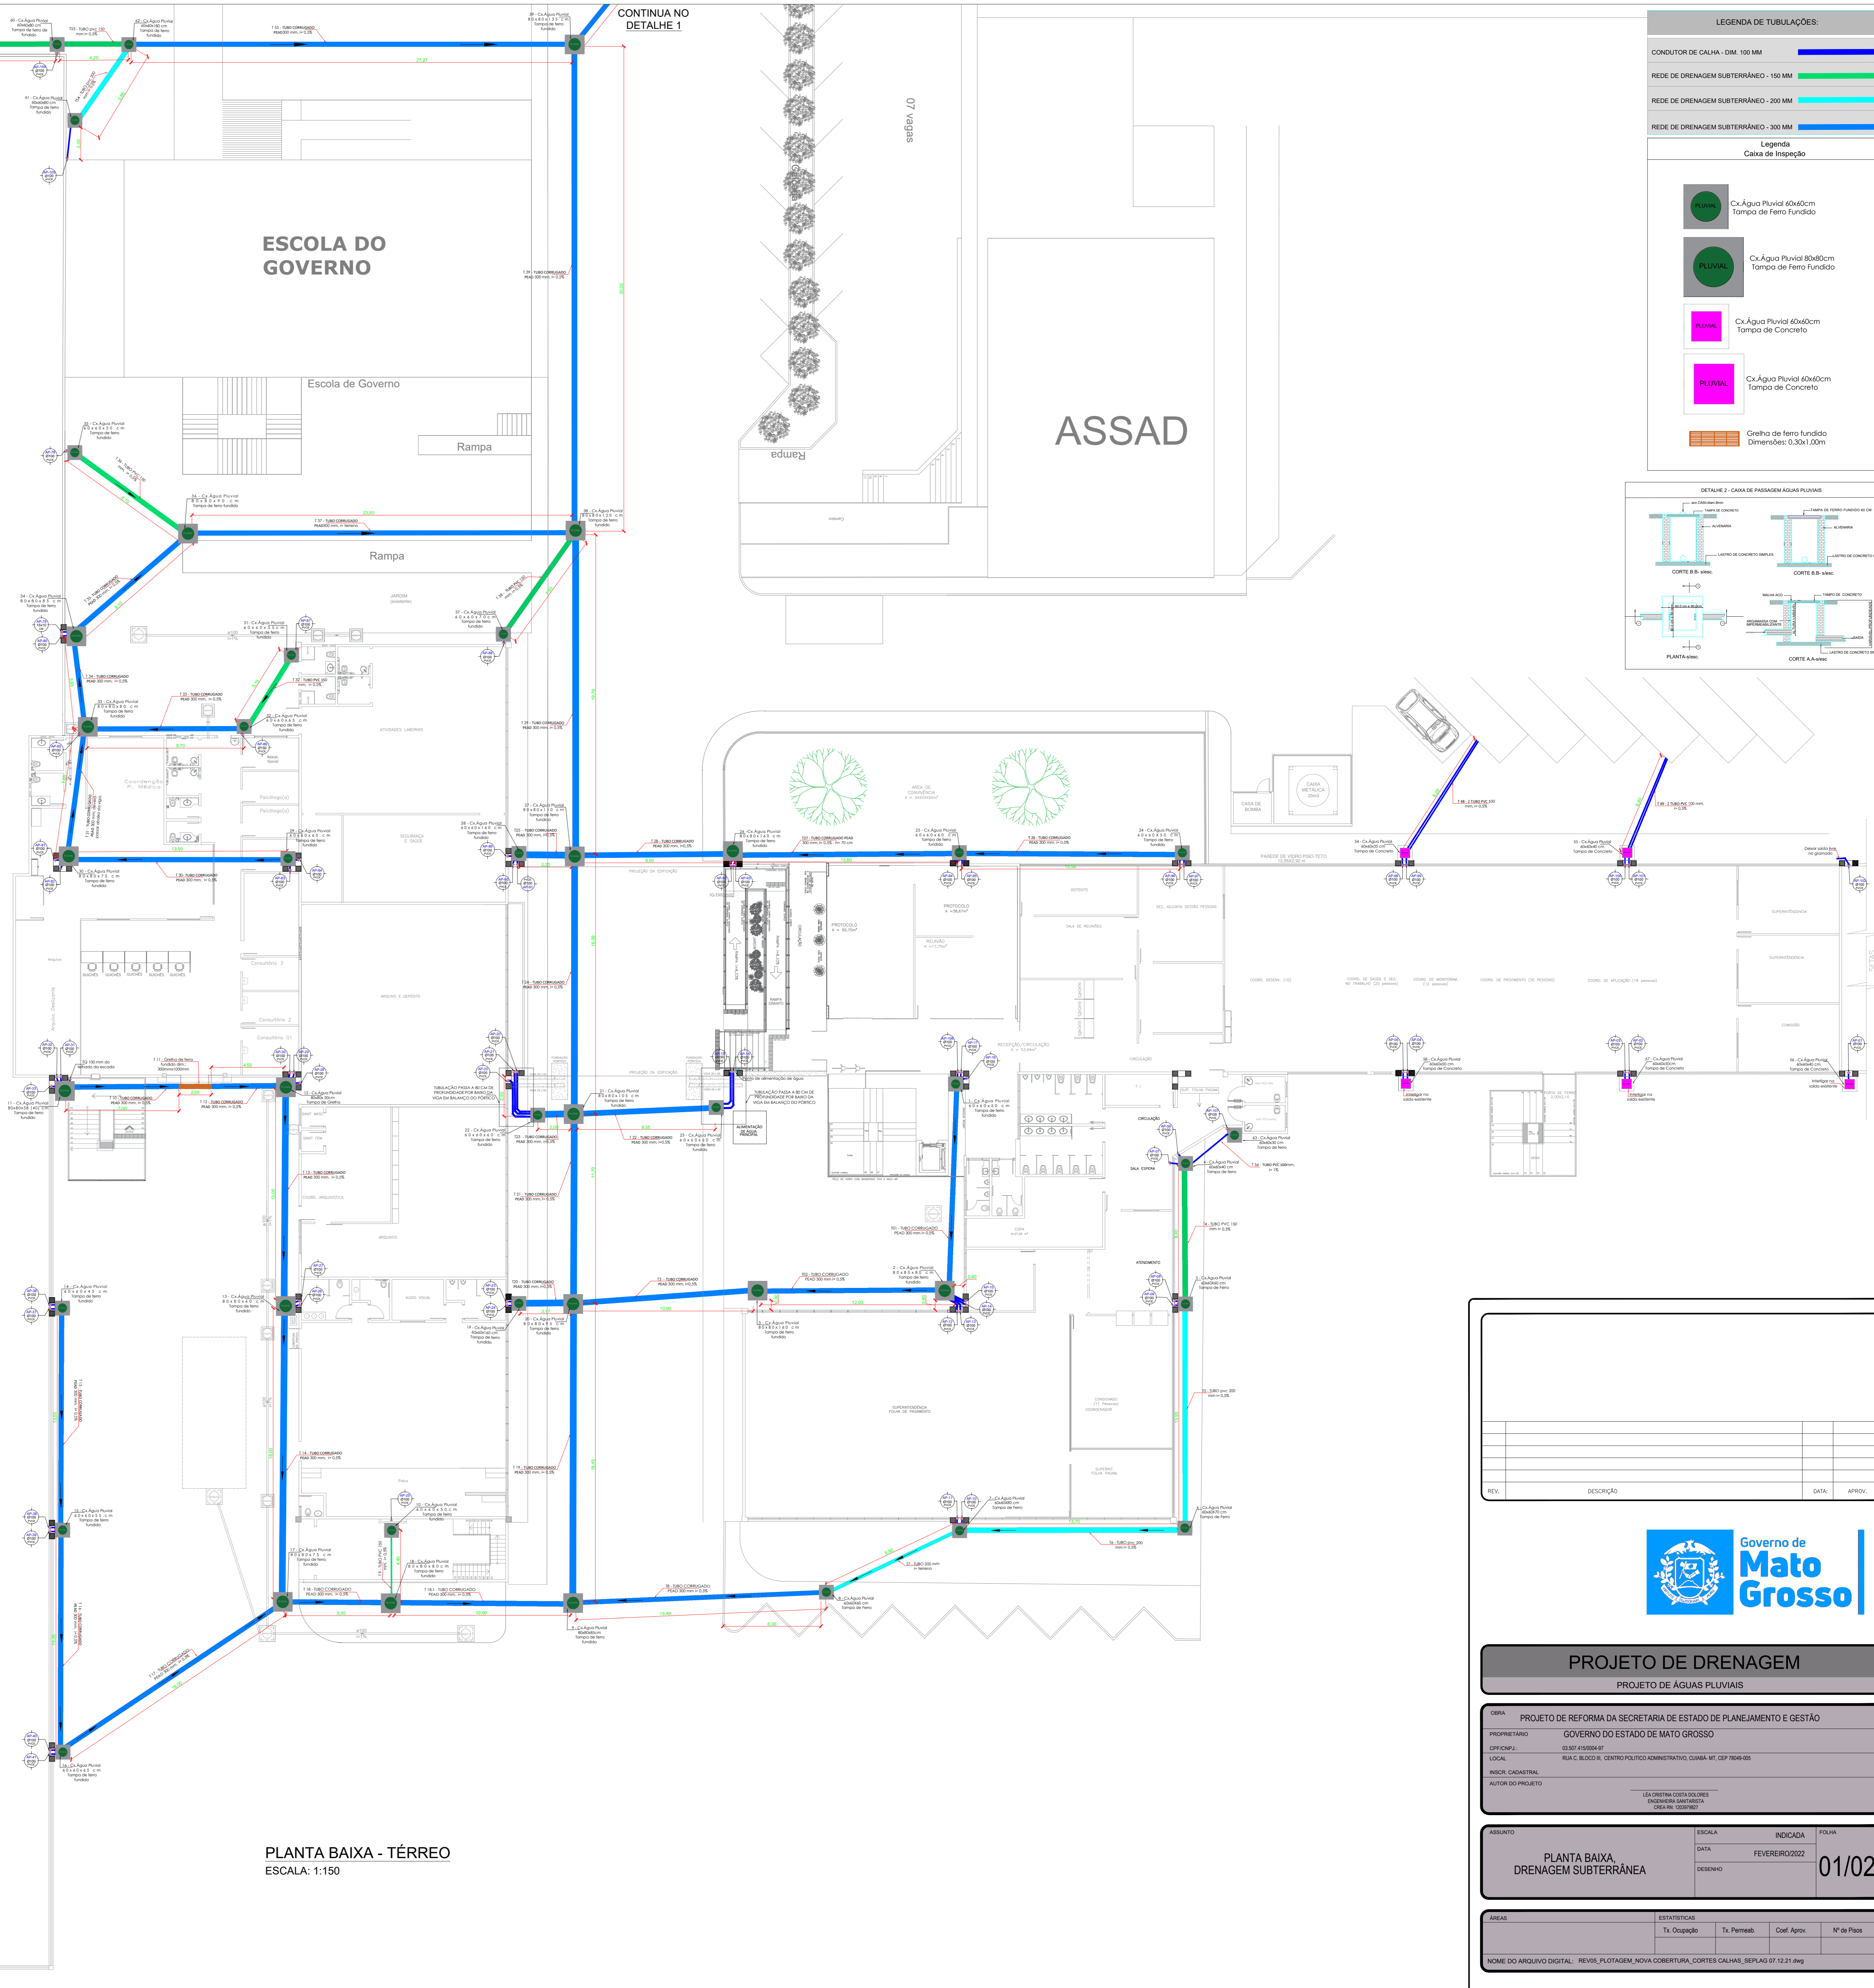


DETALHE 1 - CONTINUAÇÃO DO TRECHO
ESCALA: 1:150

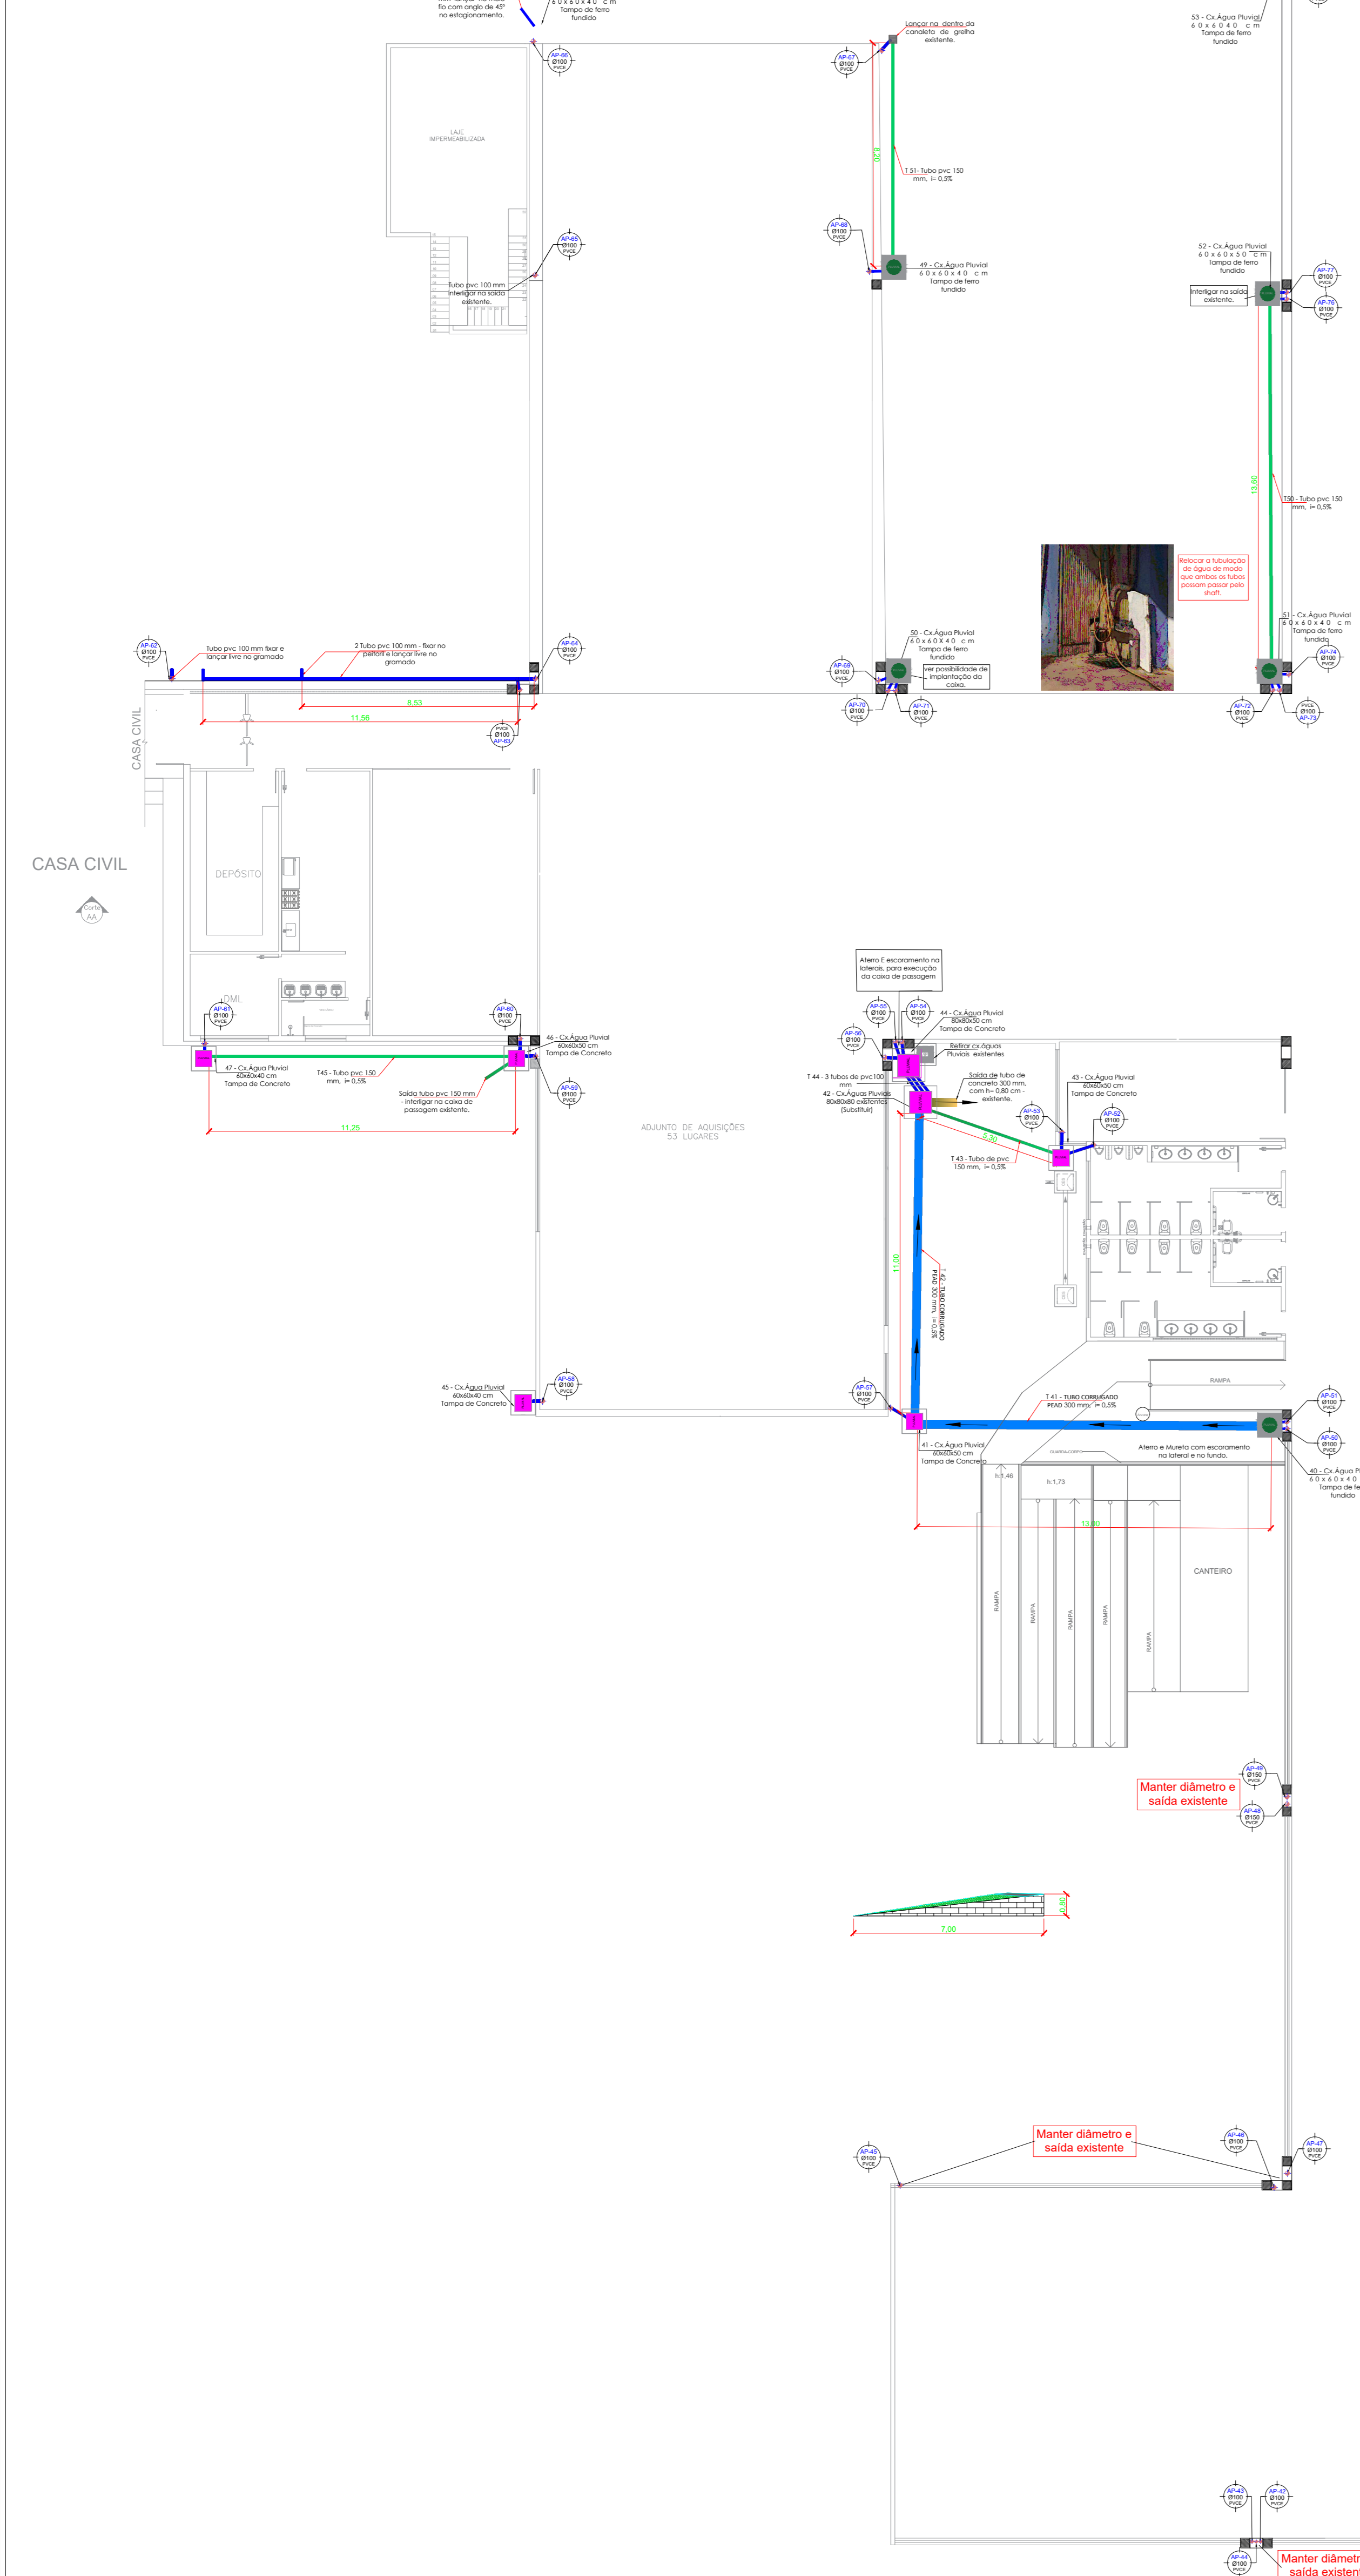


PLANTA BAIXA - TÉRREO
ESCALA: 1:150

LEGENDA DE TUBULAÇÕES:

- CONDUTOR DE CALHA - DIM. 100 MM
- REDE DE DRENAGEM SUBTERRÂNEO - 150 MM
- REDE DE DRENAGEM SUBTERRÂNEO - 200 MM
- REDE DE DRENAGEM SUBTERRÂNEO - 300 MM

Legenda Caixa de Inspeção

- Caixa Pluvial 60x40cm Tampa de Ferro Fundido
- Caixa Pluvial 60x60cm Tampa de Ferro Fundido
- Caixa Pluvial 60x80cm Tampa de Concreto
- Caixa Pluvial 60x60cm Tampa de Concreto
- Greija de ferro fundido Dimensões: 0,30x1,00m

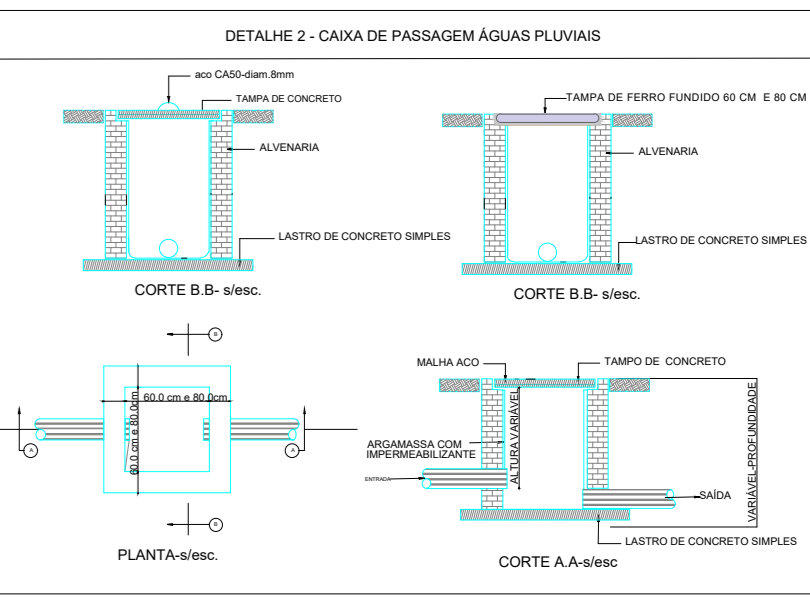

REV.	REVISÃO	DATA	APROV.



PROJETO DE DRENAGEM
PROJETO DE ÁGUAS PLUVIAIS

ORÇAMENTO: PROJETO DE REFORMA DA SECRETARIA DE ESTADO DE PLANEJAMENTO E GESTÃO

PROPRIETÁRIO: GOVERNO DO ESTADO DE MATO GROSSO

OFICINA: 01567410004/07

LOCAL: RUA C. BLOCO E. CENTRO POLÍCIA ADMINISTRATIVA, QUADRA Nº1 CEP 76600-000



REVISOR: GABRIEL ALBERTO

AUTOR DO PROJETO: LUIZ CARLOS COSTA DOS REIS
ENGENHEIRO SANEAMENTO
CREMA Nº: 00007867

ASSUNTO:	ESCALA:	INDICAÇÃO:	FOLHA:
PLANTA BAIXA, DRENAGEM SUBTERRÂNEA	DATA:	FEVEREIRO/2022	01/02
ÁREAS:	ESTATÍSTICAS:		
	Tx. Ocupação	Tx. Permeab.	Cof. Aprov.

Nome do Arquivo Digital: REVIS_01567410004_COBERTURA_CORTES CALHAS_DEPLAG 07.12.21.inwg


FORMATO ABNT
A0
841x1189mm

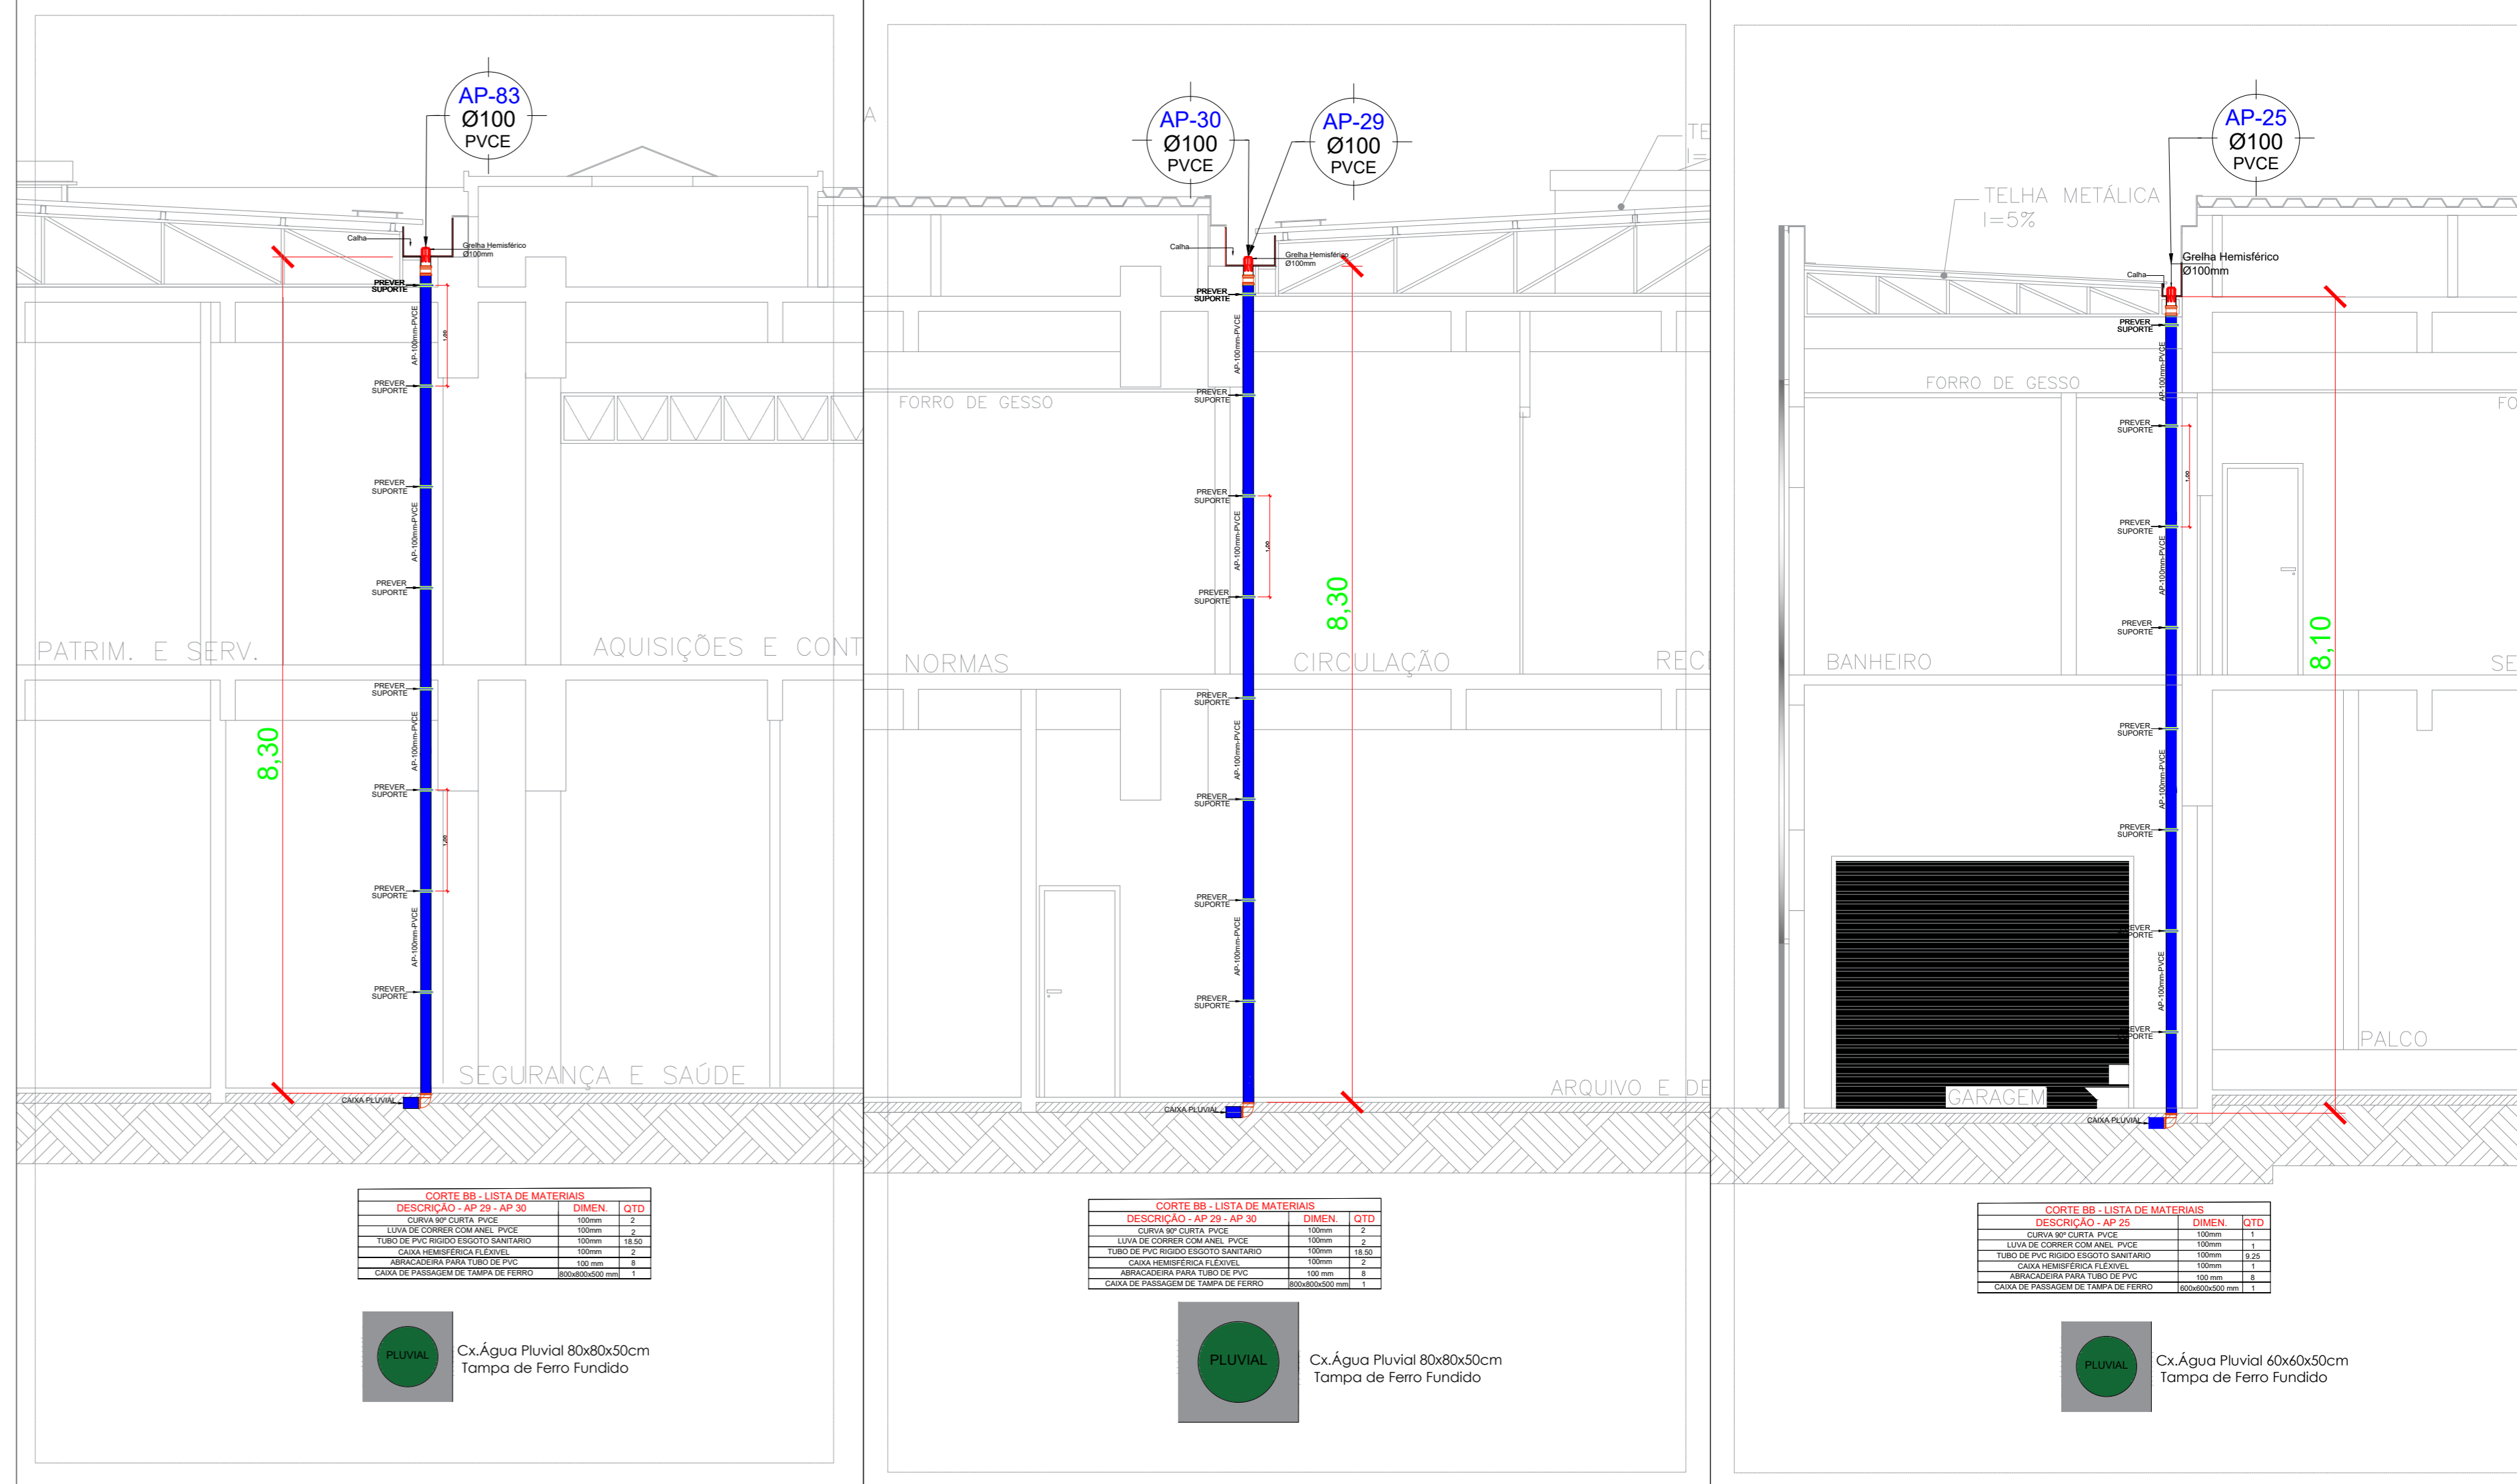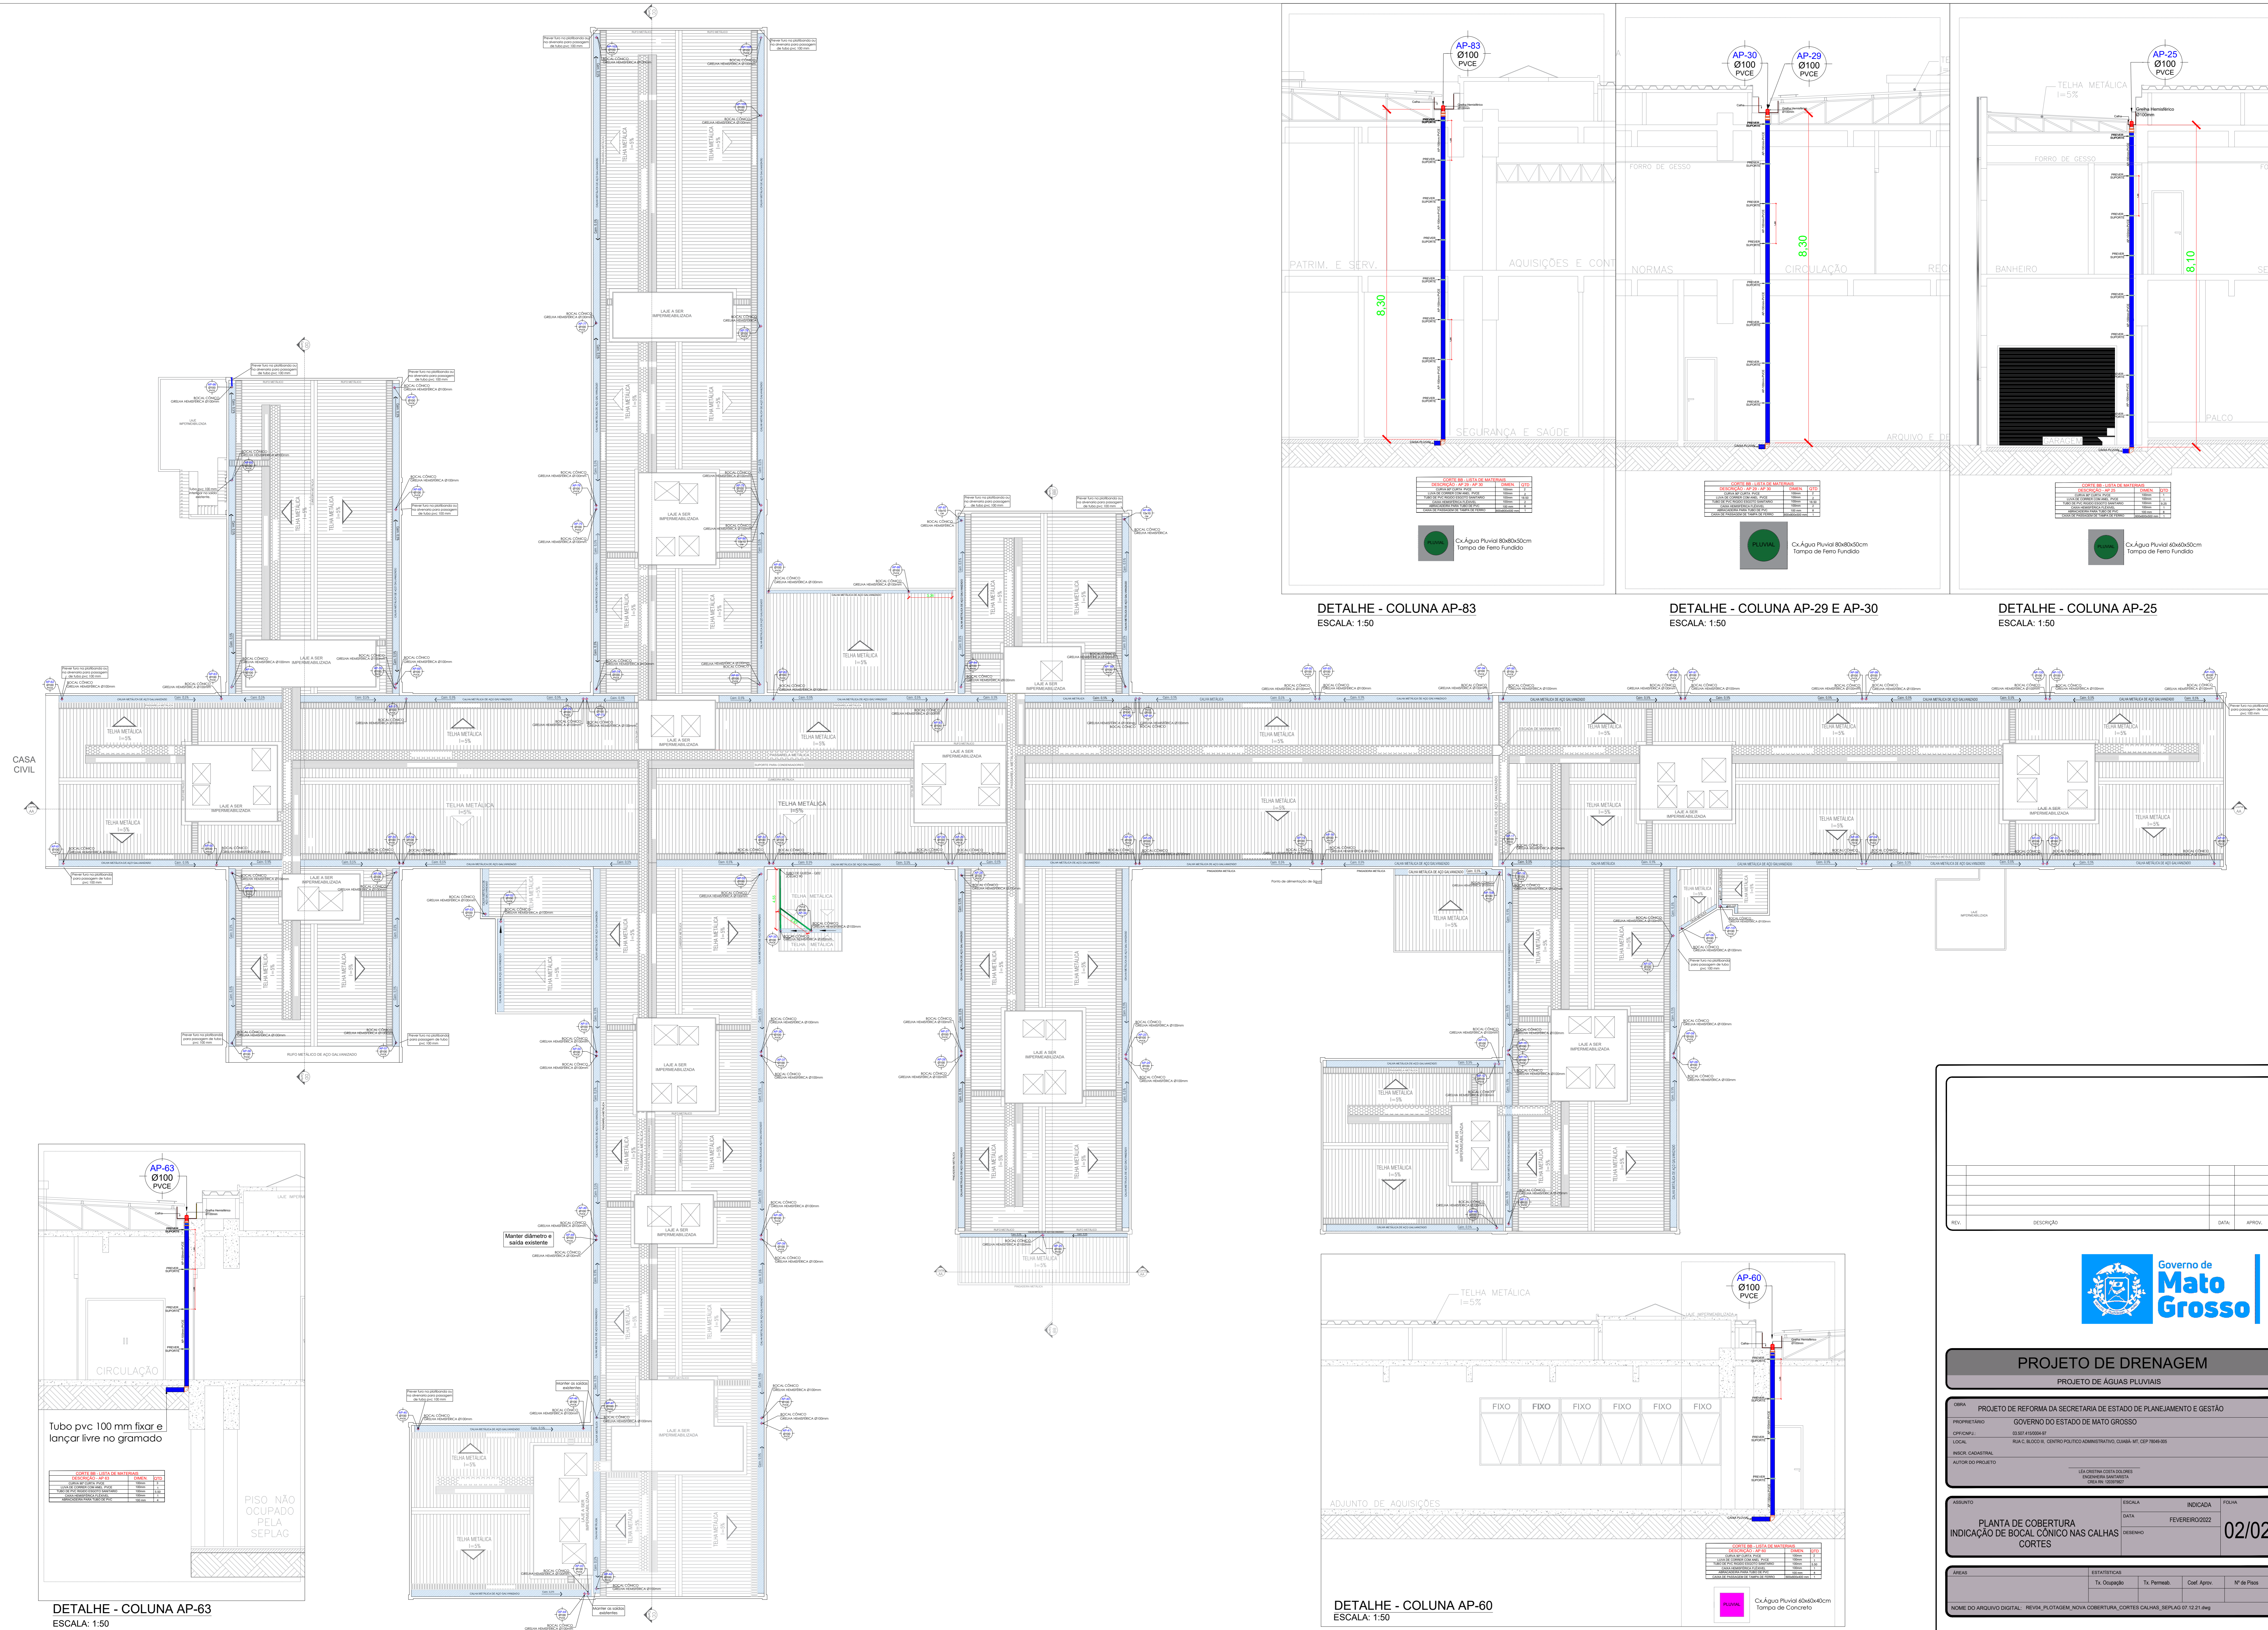


DETALHE - COLUNA AP-83
ESCALA: 1:50

DETALHE - COLUNA AP-29 E AP-30
ESCALA: 1:50

DETALHE - COLUNA AP-25
ESCALA: 1:50

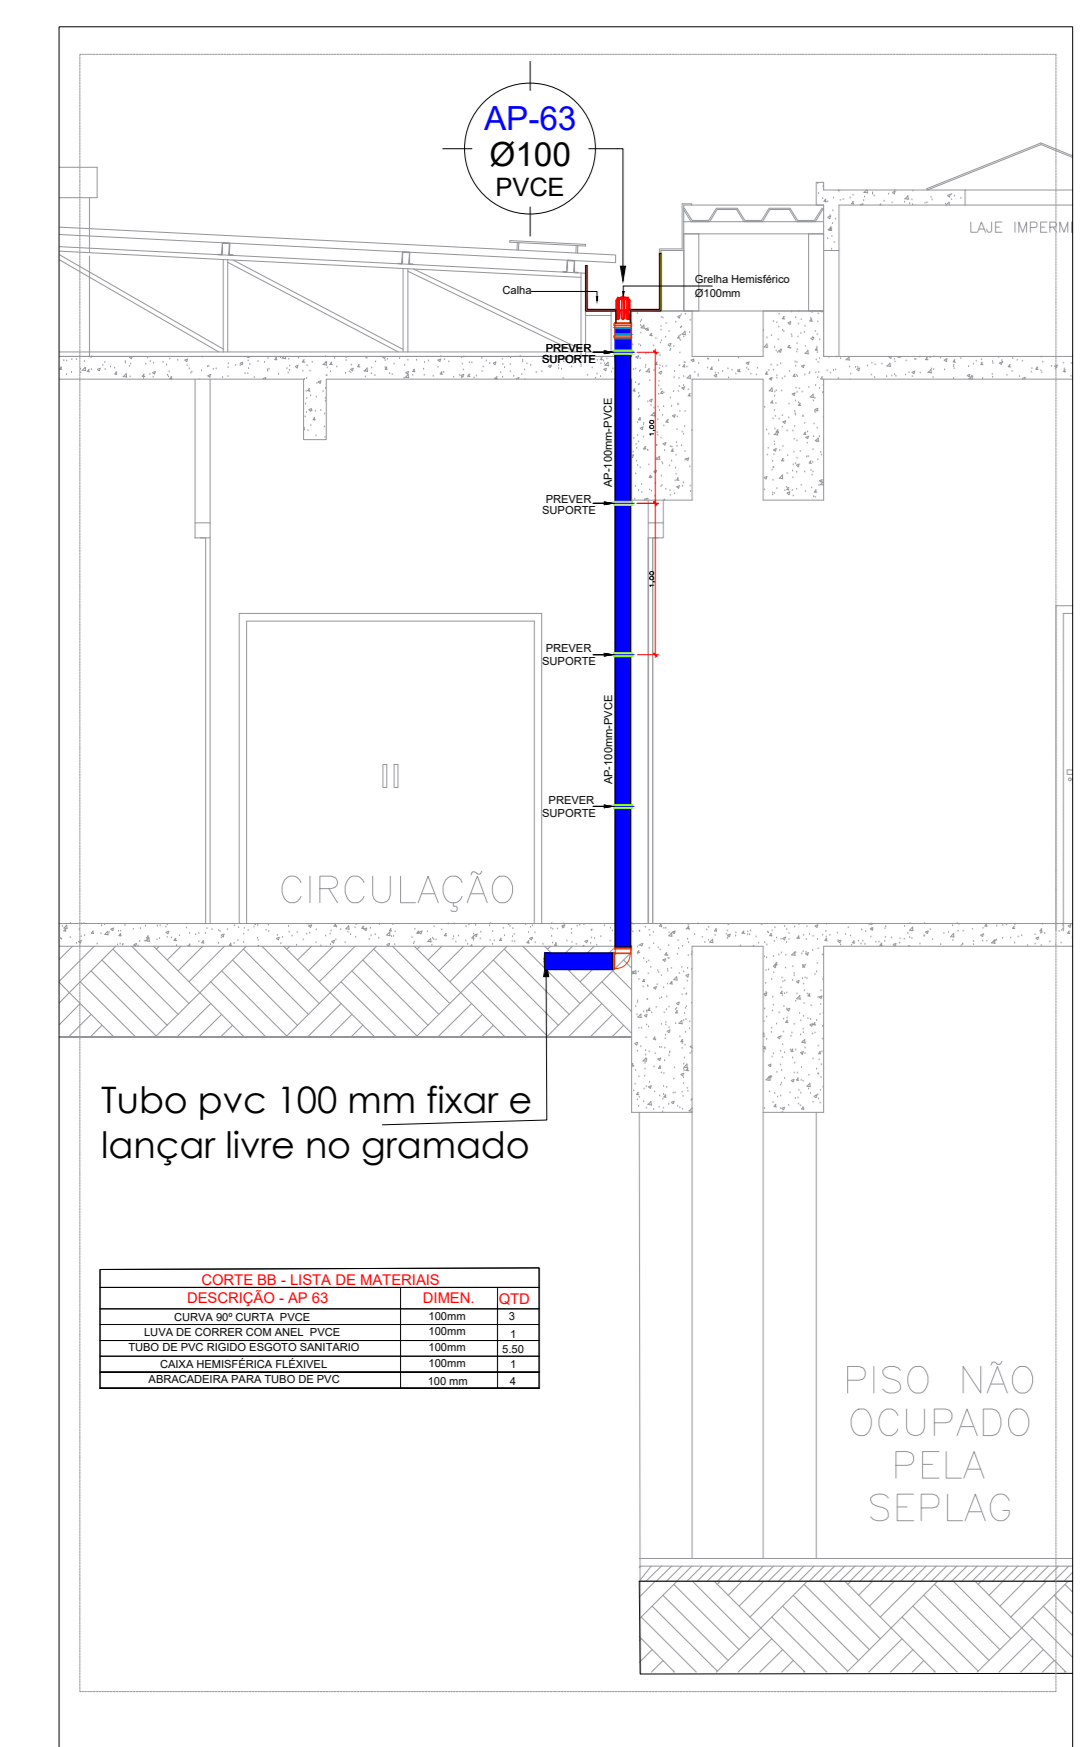

DETALHE - COLUNA AP-63
ESCALA: 1:50

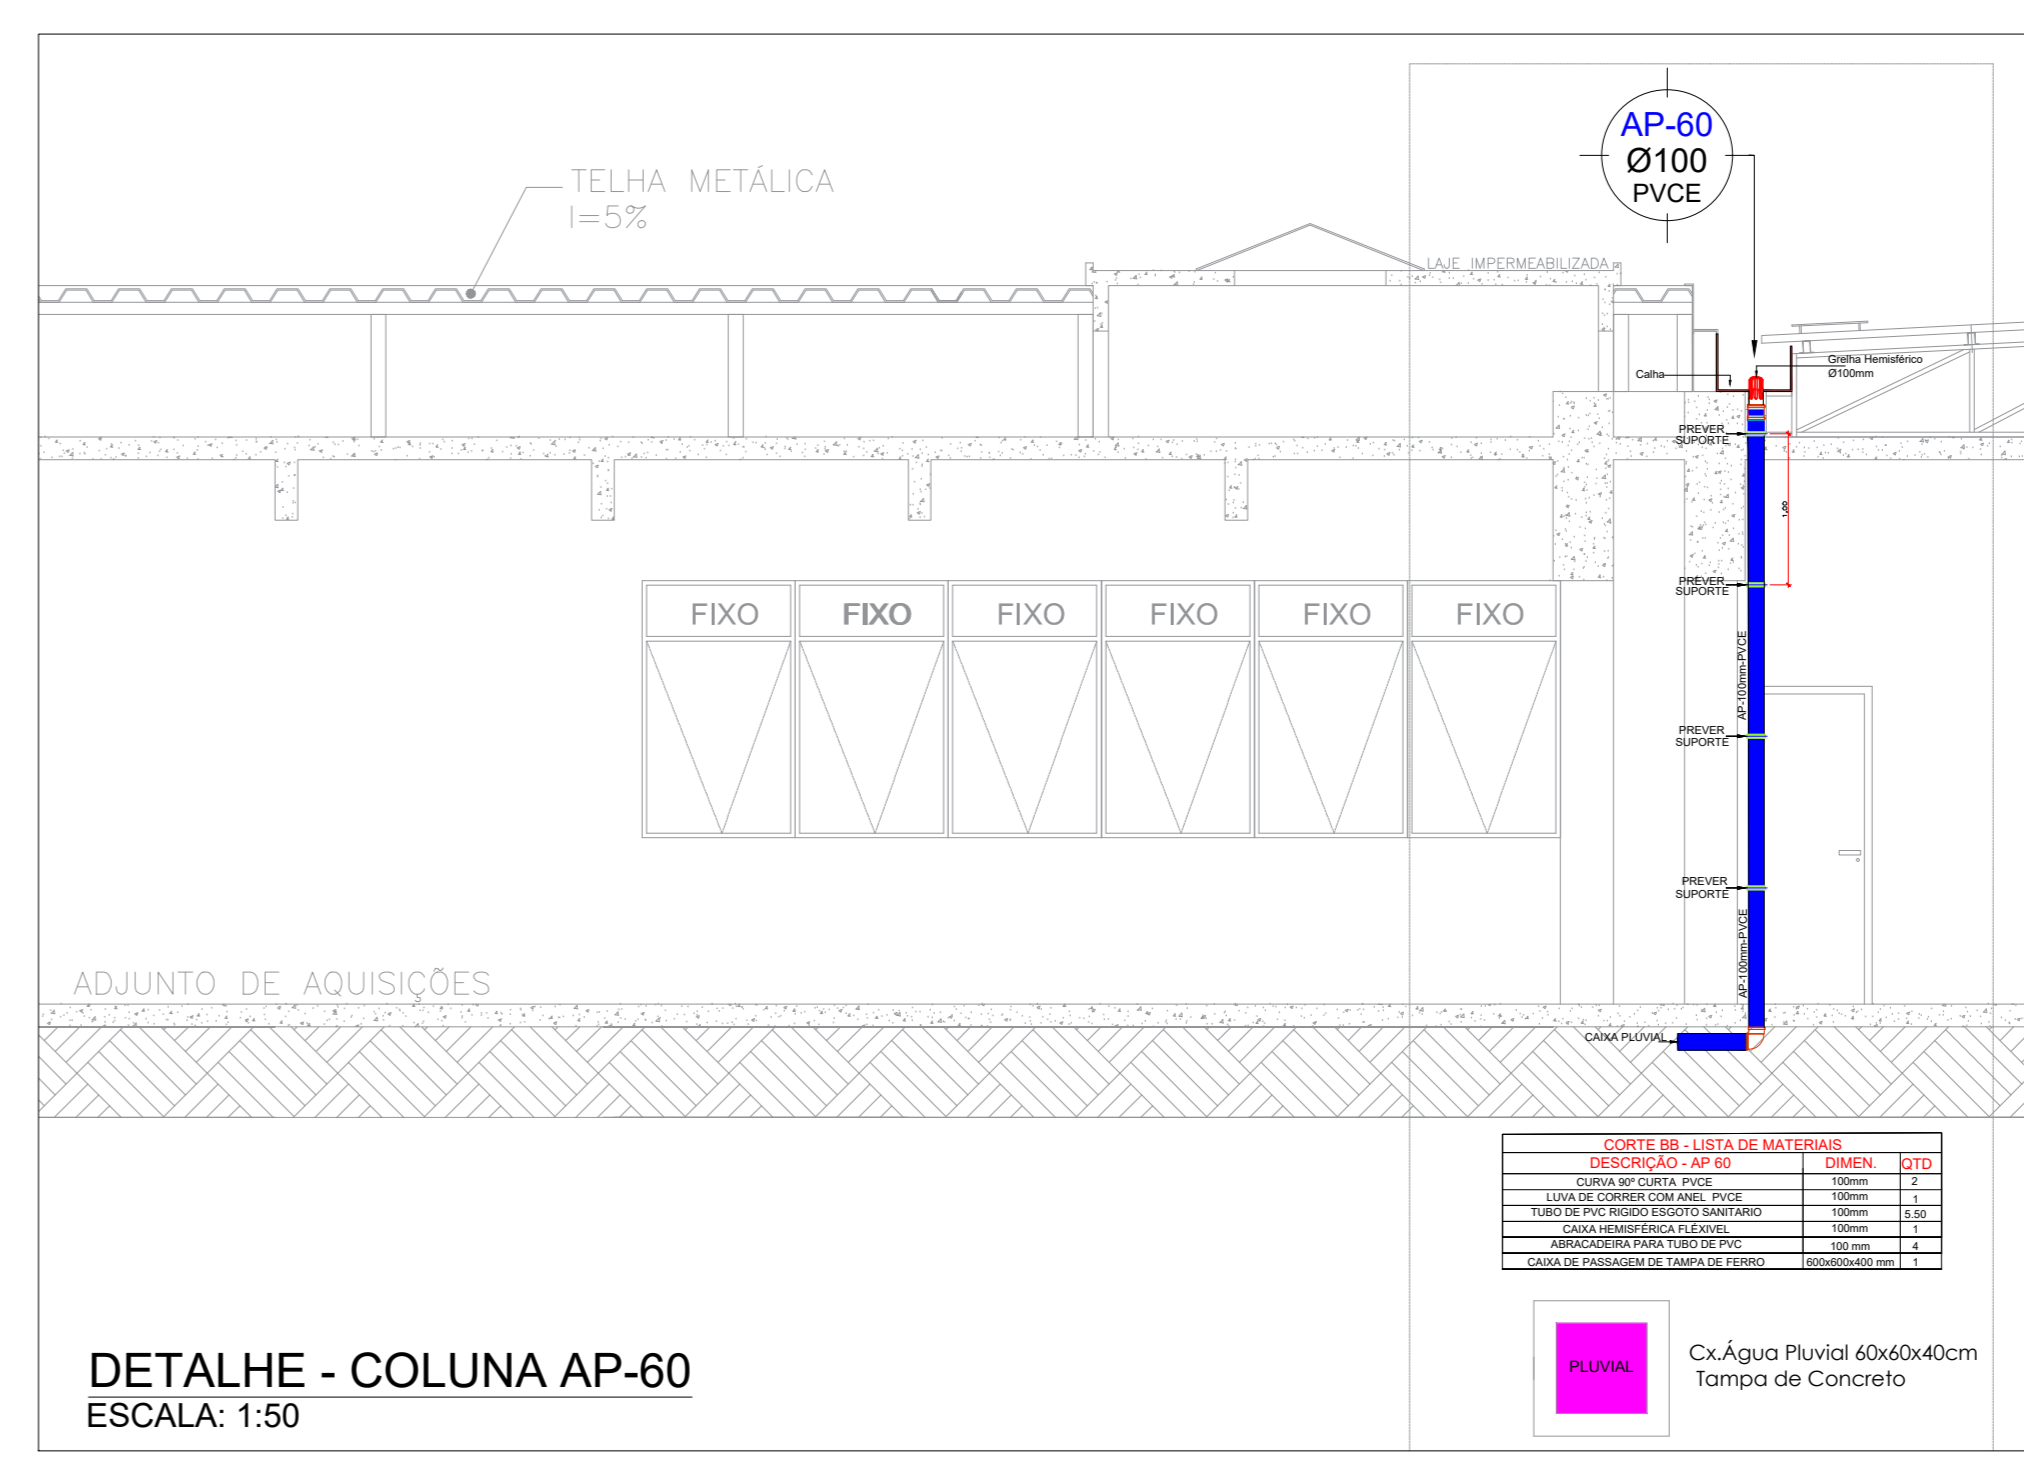

DETALHE - COLUNA AP-60
ESCALA: 1:50

REV	REVISÃO	DATA	APROV.



PROJETO DE DRENAGEM
PROJETO DE ÁGUAS PLUVIAIS

ORÇAMENTO: R\$ 1.200,00

PROPRIETÁRIO: GOVERNO DO ESTADO DE MATO GROSSO
 OFICINA: 01567-410004-07
 LOCAL: RUA C. BLOCO E: CENTRO POLÍTICO ADMINISTRATIVO, QUADRA MT CEP 78600-000
 AUTOR DO PROJETO: L&A CONSULTORIA S/A

ASSUNTO: PLANTA DE COBERTURA INDICAÇÃO DE BOCAL CÔNICO NAS CALHAS - SEPLAG 07.12.21.000

ESCALA: 1:50
 DATA: 02/02/2022
 INDICAÇÃO: 02/02

ÁREAS: Tx. Ocupação, Tx. Permeab., Coef. Aprov., Nº de Pisos

Nome do Arquivo Digital: REV04_PL07DRENAGEM_COBERTURA_CORTES_CALHAS_SEPLAG_07.12.21.000